


工事場所：新潟市茶町山2丁目地内

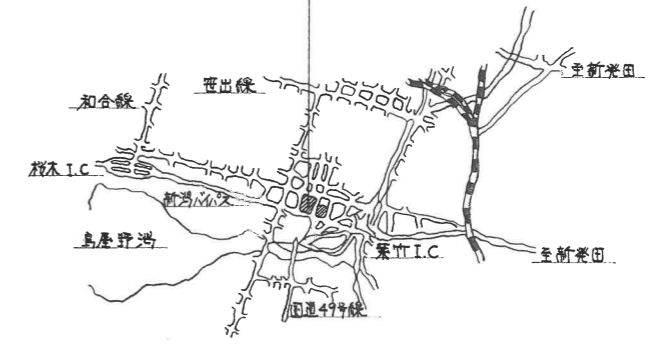


案内図




施工場所：病歴棟(詳細は別図)

配置図

工事名				
市民病院病歴棟空床部改修電気設備 工事				
図名				
配置図、案内図				
年月日	H.2.12	縮尺	図面番号	E-1
新潟市建築部営繕課				
課長	補佐	主幹	係長	製図



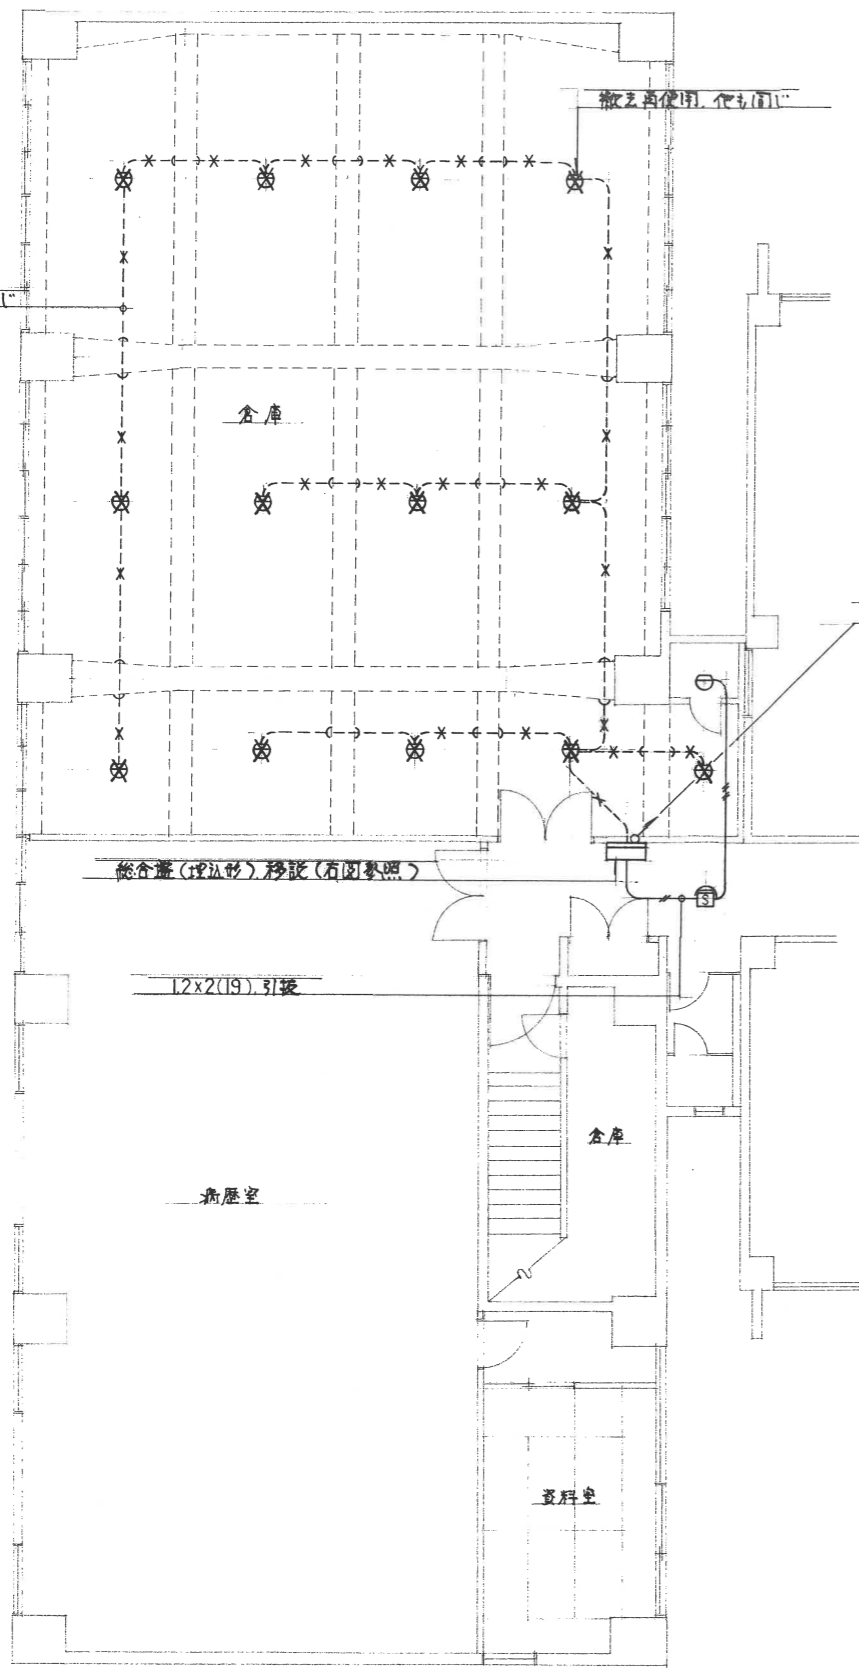


IF 改修前 1:100

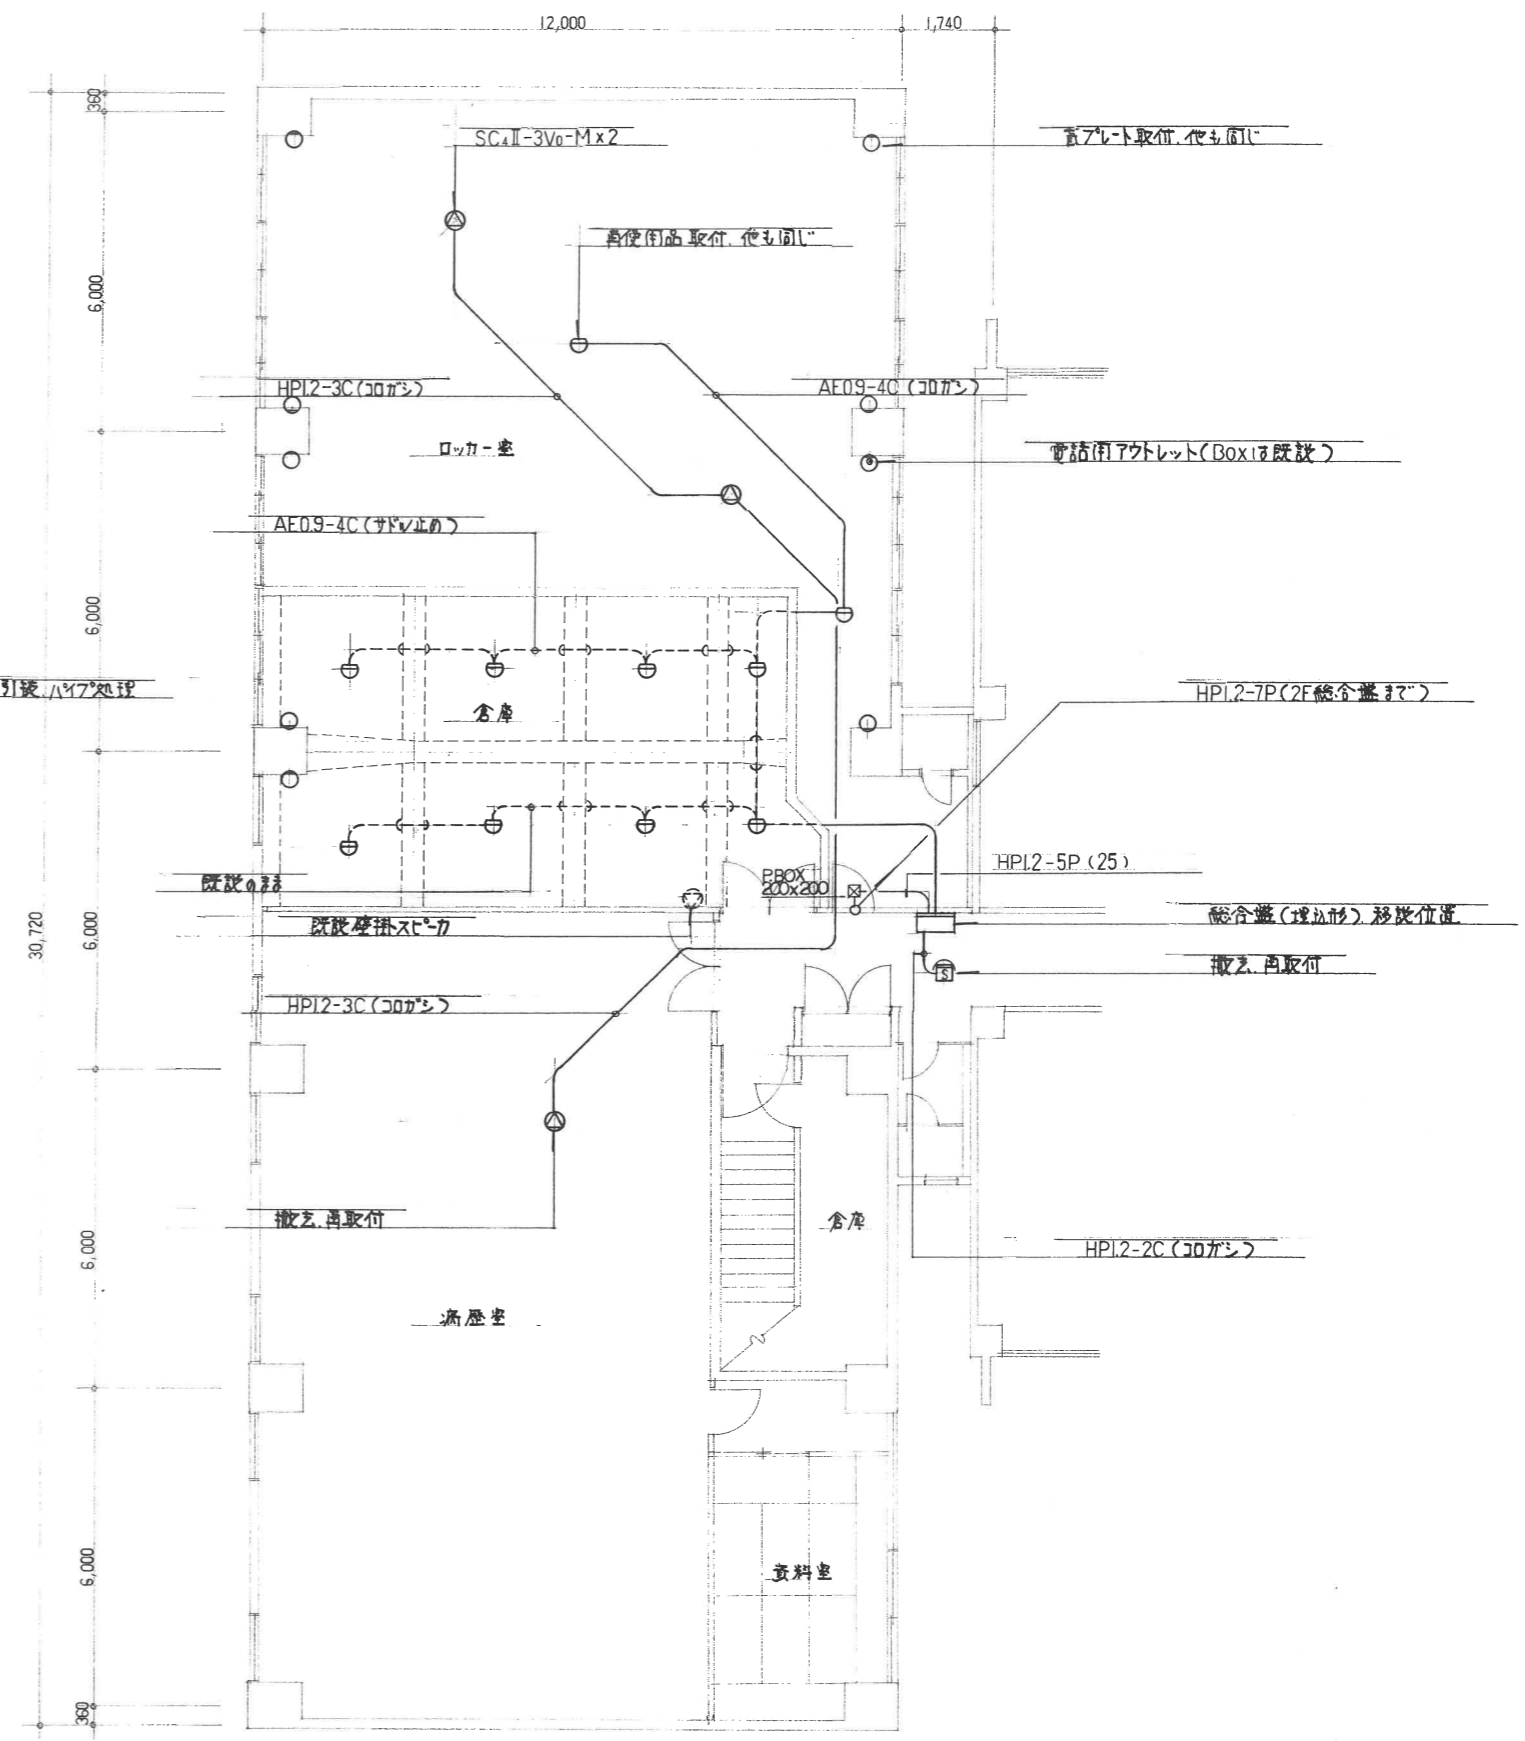

IF 改修後 1:100

工事名			
市民病院 病歴棟 空床部 改修 電気設備 工事			
図名			
平面図, 配線図 (弱電設備)			
年月日	縮尺	図面番号	
H.2.12	1:100	E-4	
新潟市建築部営繕課			
課長	補佐	主幹	係長
見北	崎山	村山	村山

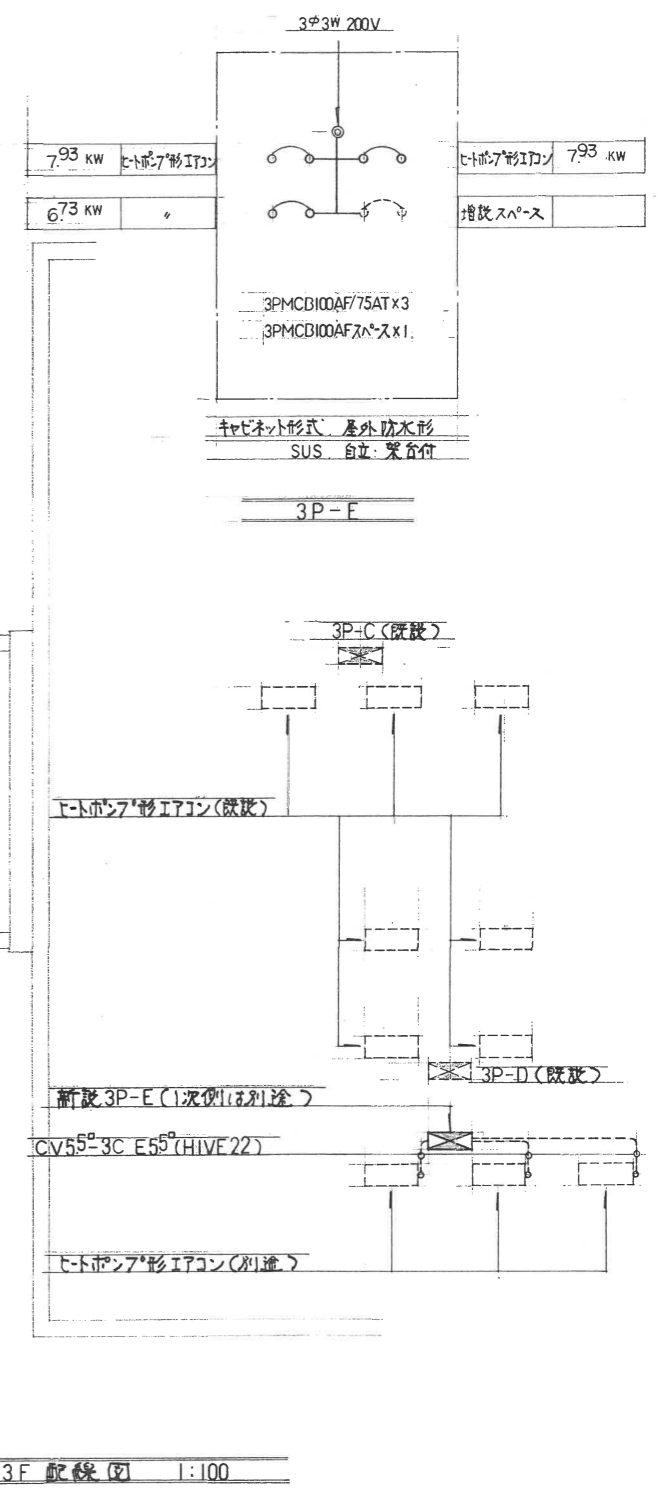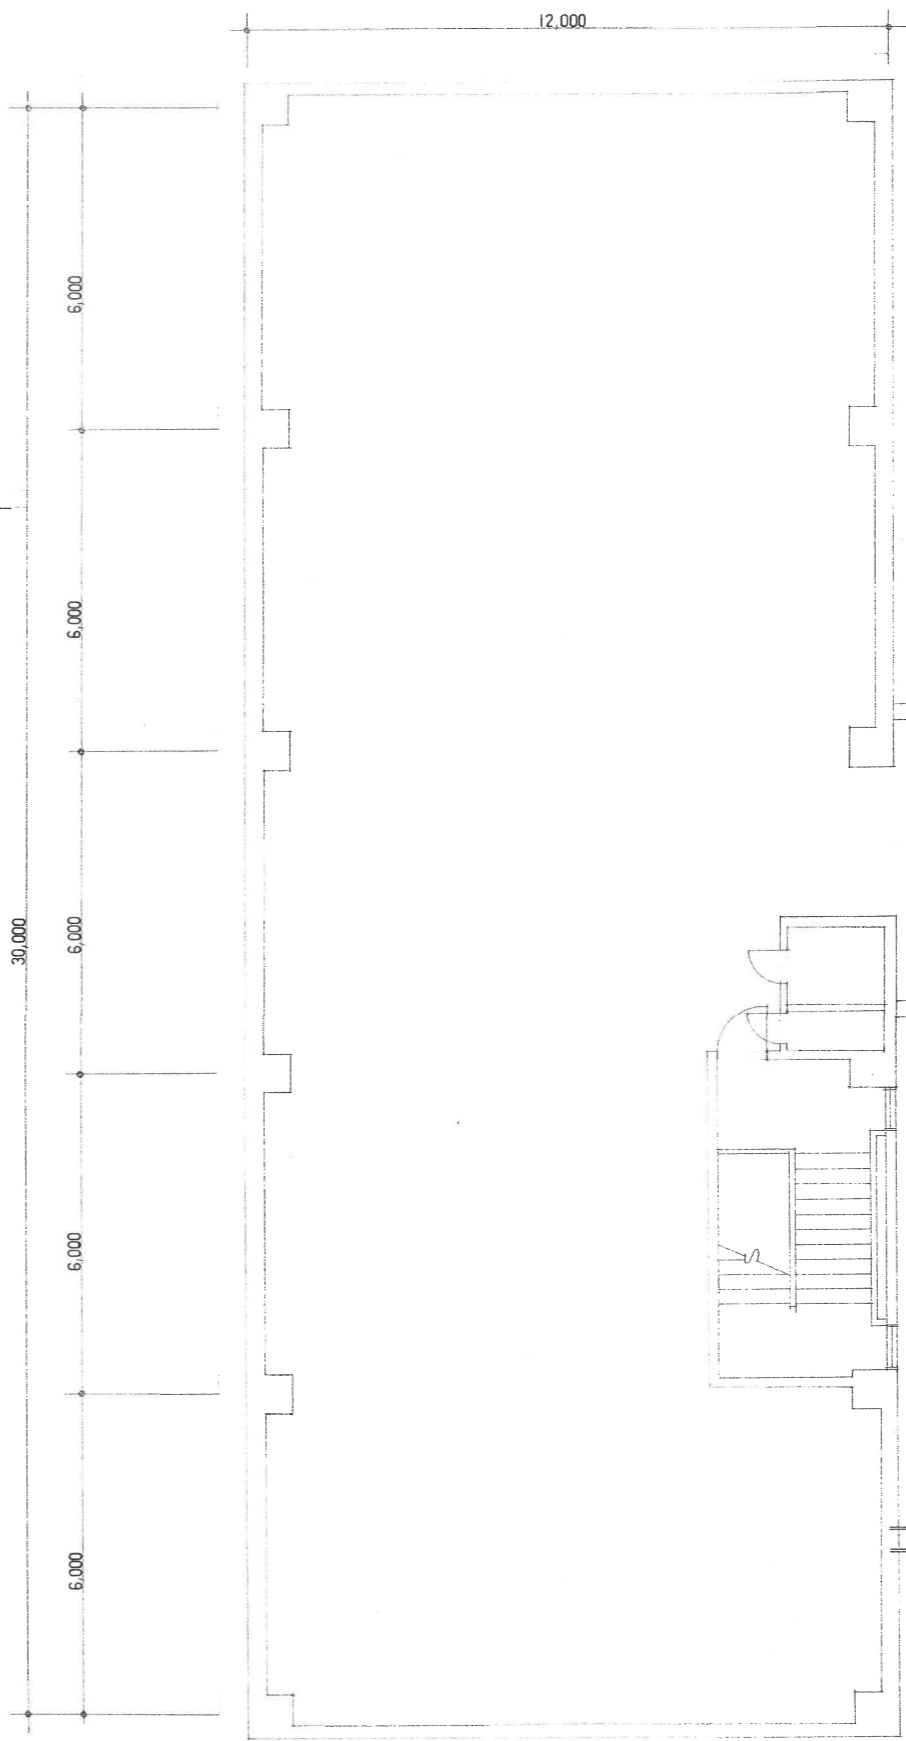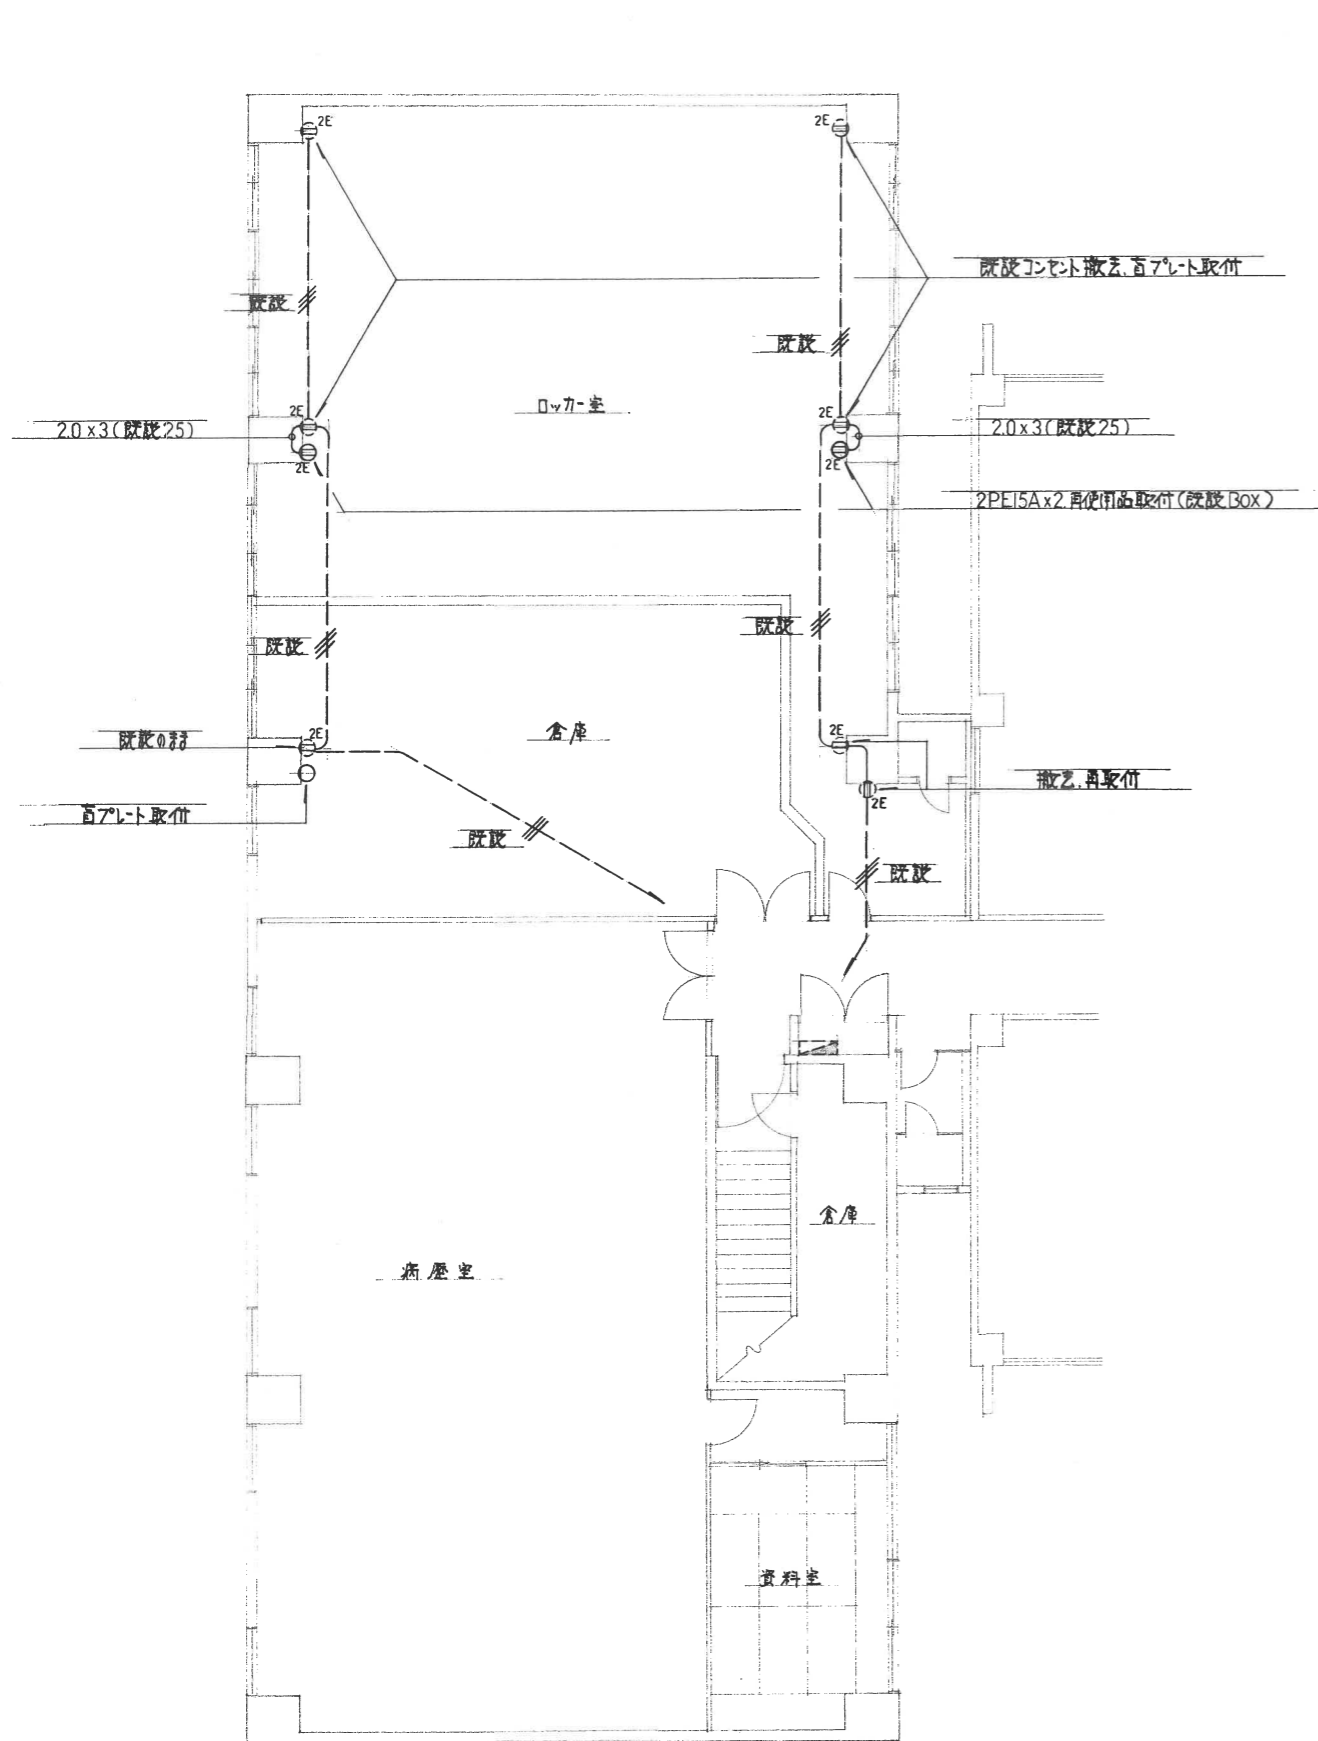


IF 改修後 1/100


工事名	市民病院病歴棟空床即改修電気設備 工事		
図名	平面図 配線図 結線図 (動力コンセント設備)		
年月日	H. 2. 12	縮尺	1:100
		図面番号	E-3

新潟市建築部営繕課

課長	見北	補佐	主幹	係長	製図
----	----	----	----	----	----

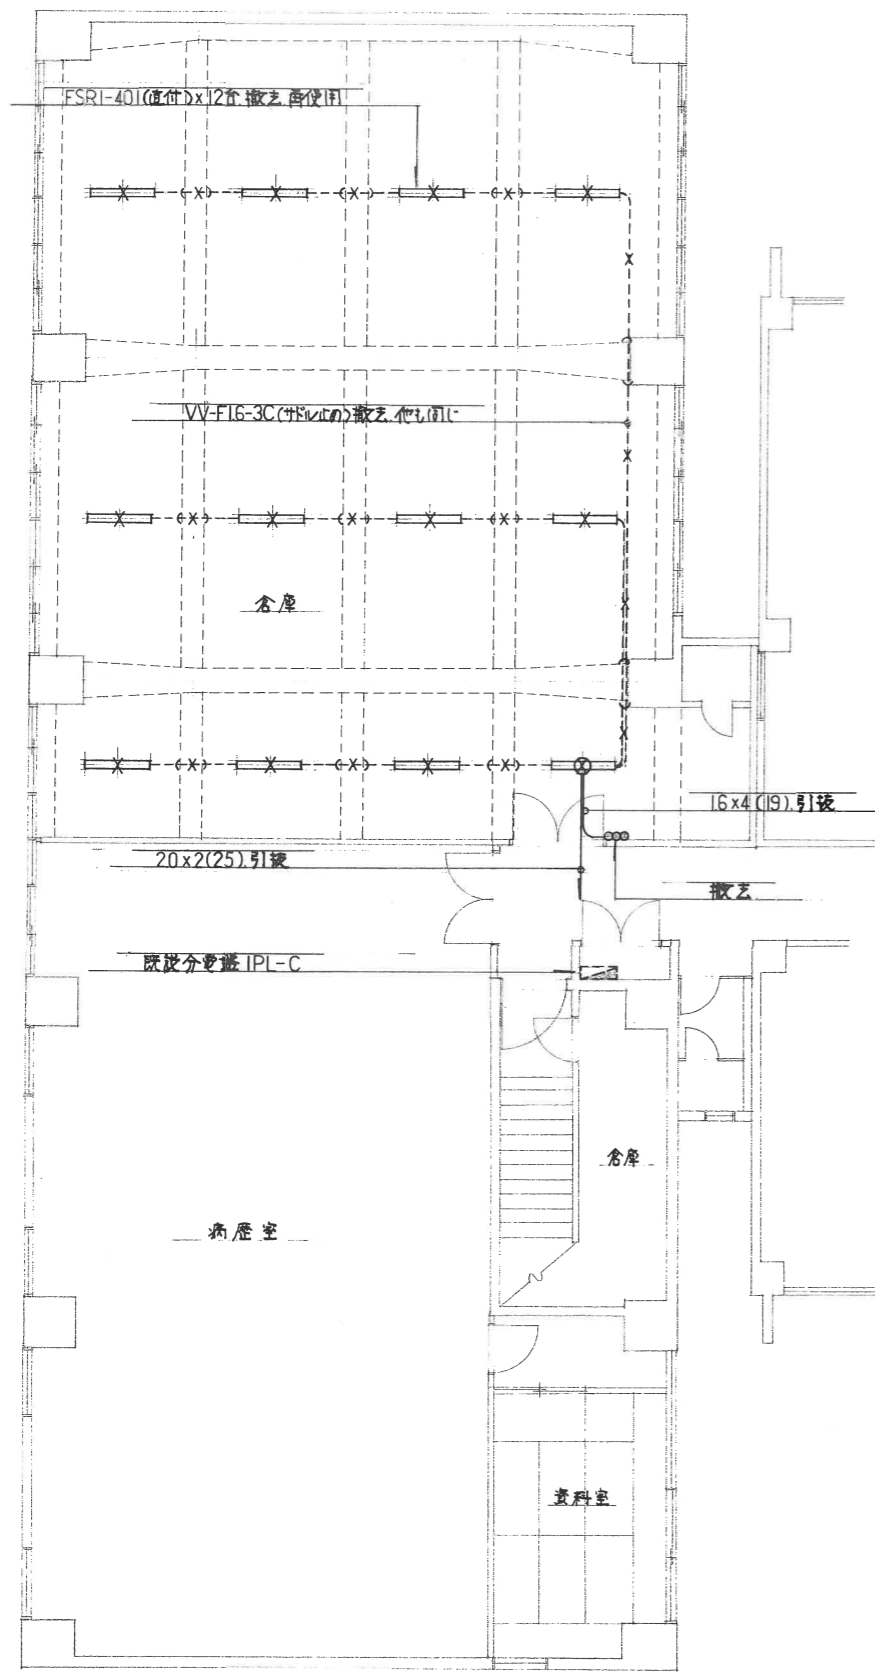

1F 改修前 1:100

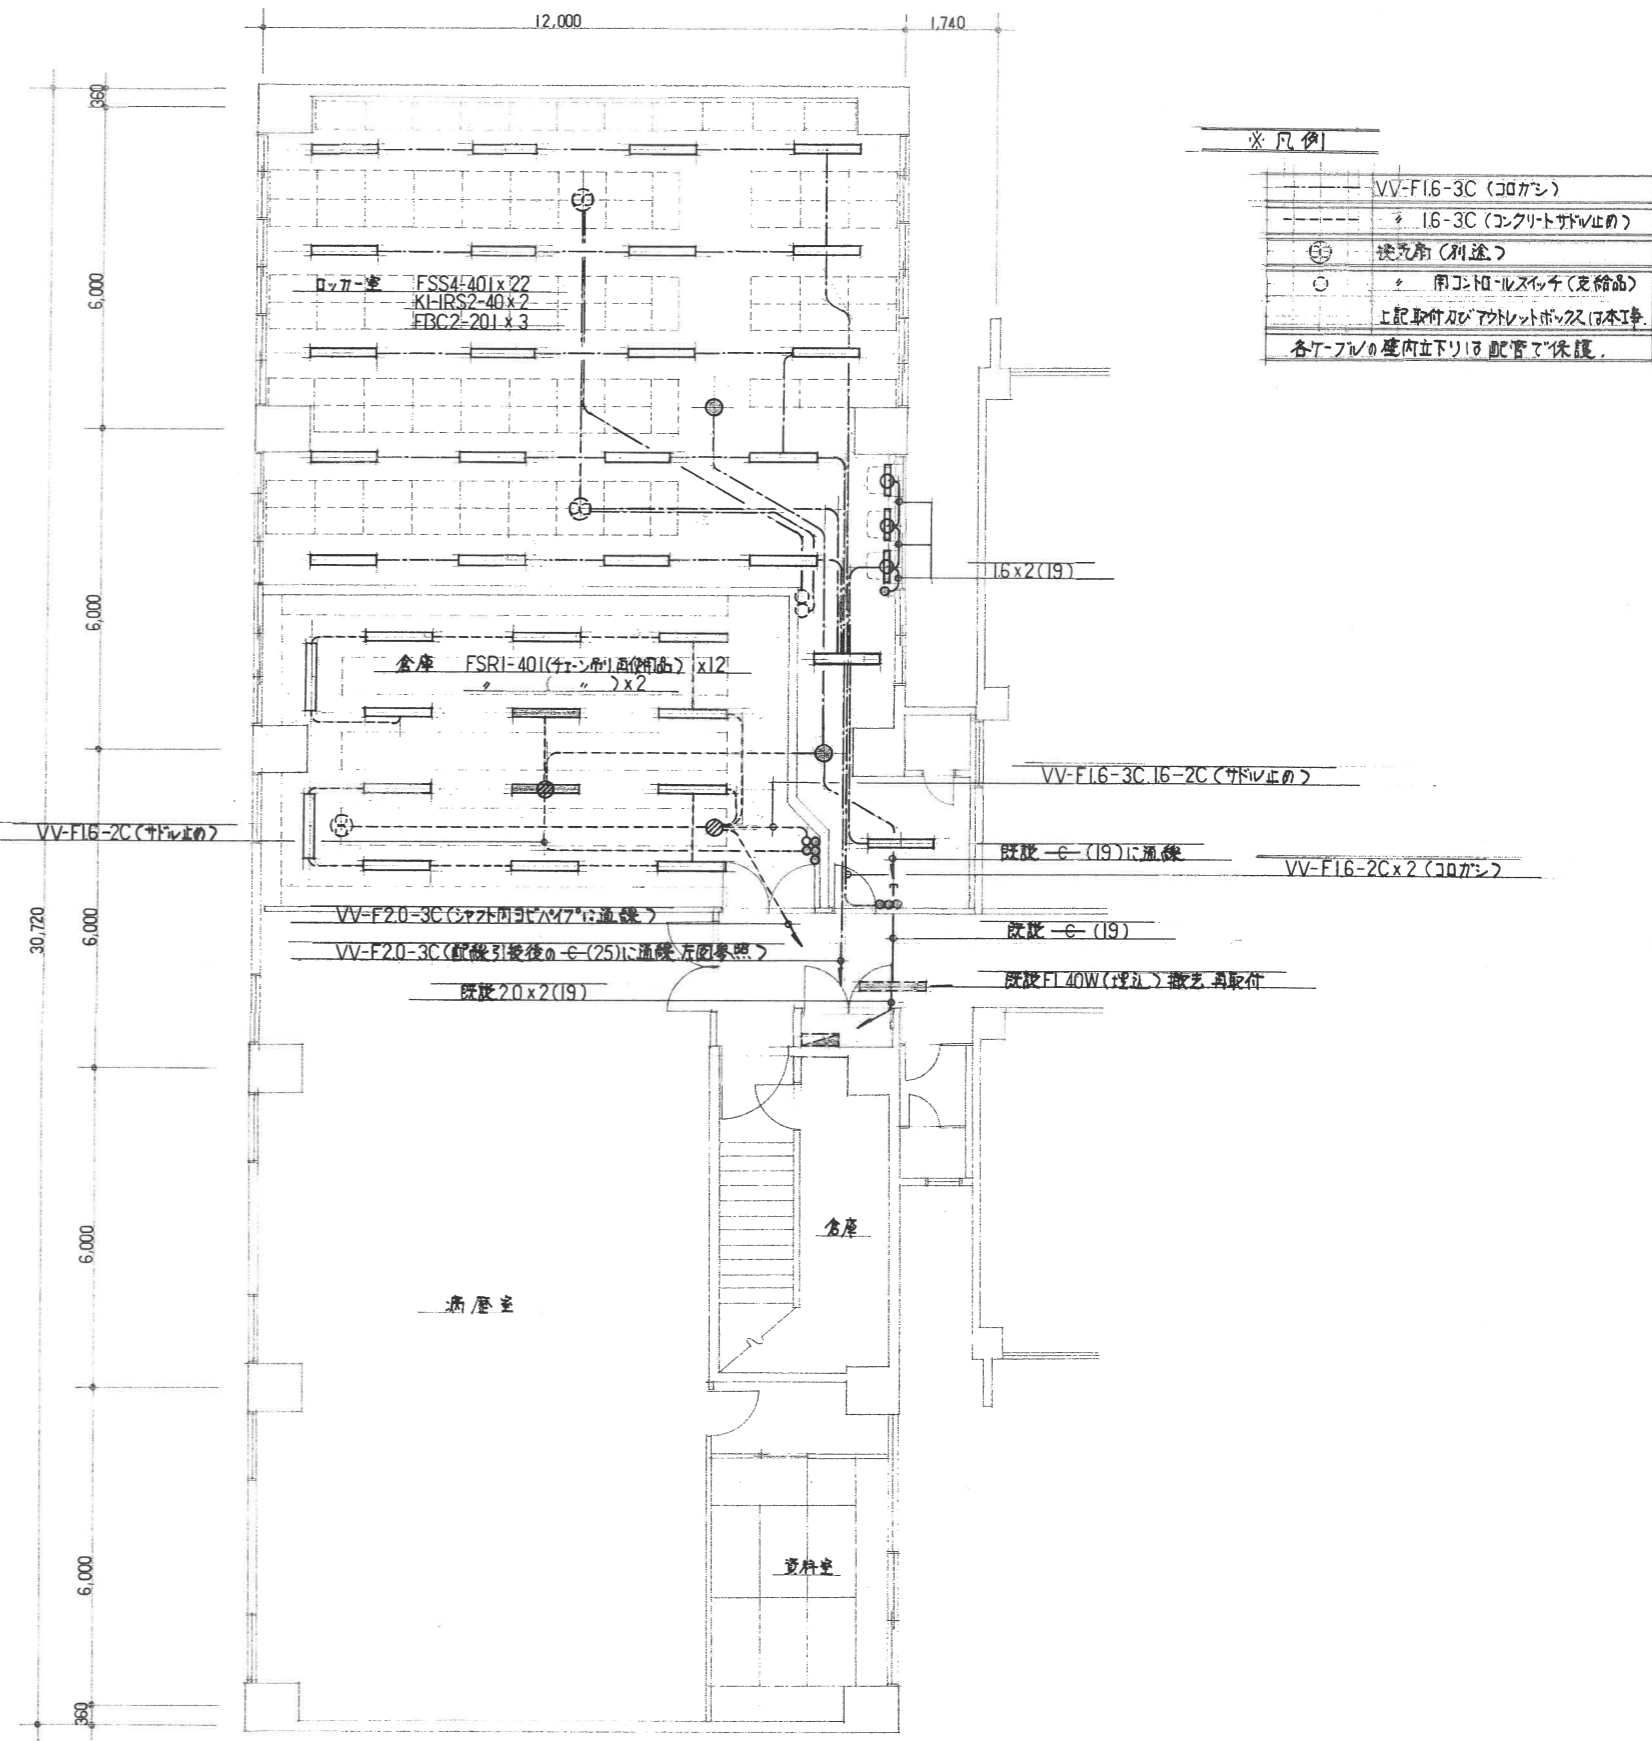

1F 改修後 1:100

※凡例

—	VV-F16-3C (コロガン)
- - -	16-3C (コンクリートサド止め)
⊕	決電角 (別途)
○	用コトH-ルズピン (完備品)
	上記取付がコアトレットボックスは本工事
	各フロアの壁内立下りは配管で保護

工事名	市民病院病歴室空床即改修電気設備 工事		
図名	平面図 配線図 (電灯設備)		
年月日	H. 2. 12	縮尺	1:100
		図面番号	E-2
新潟市建築部営繕課			
課長	見北	補佐	高田
主任	梅田	係長	福山
製図	福山		